

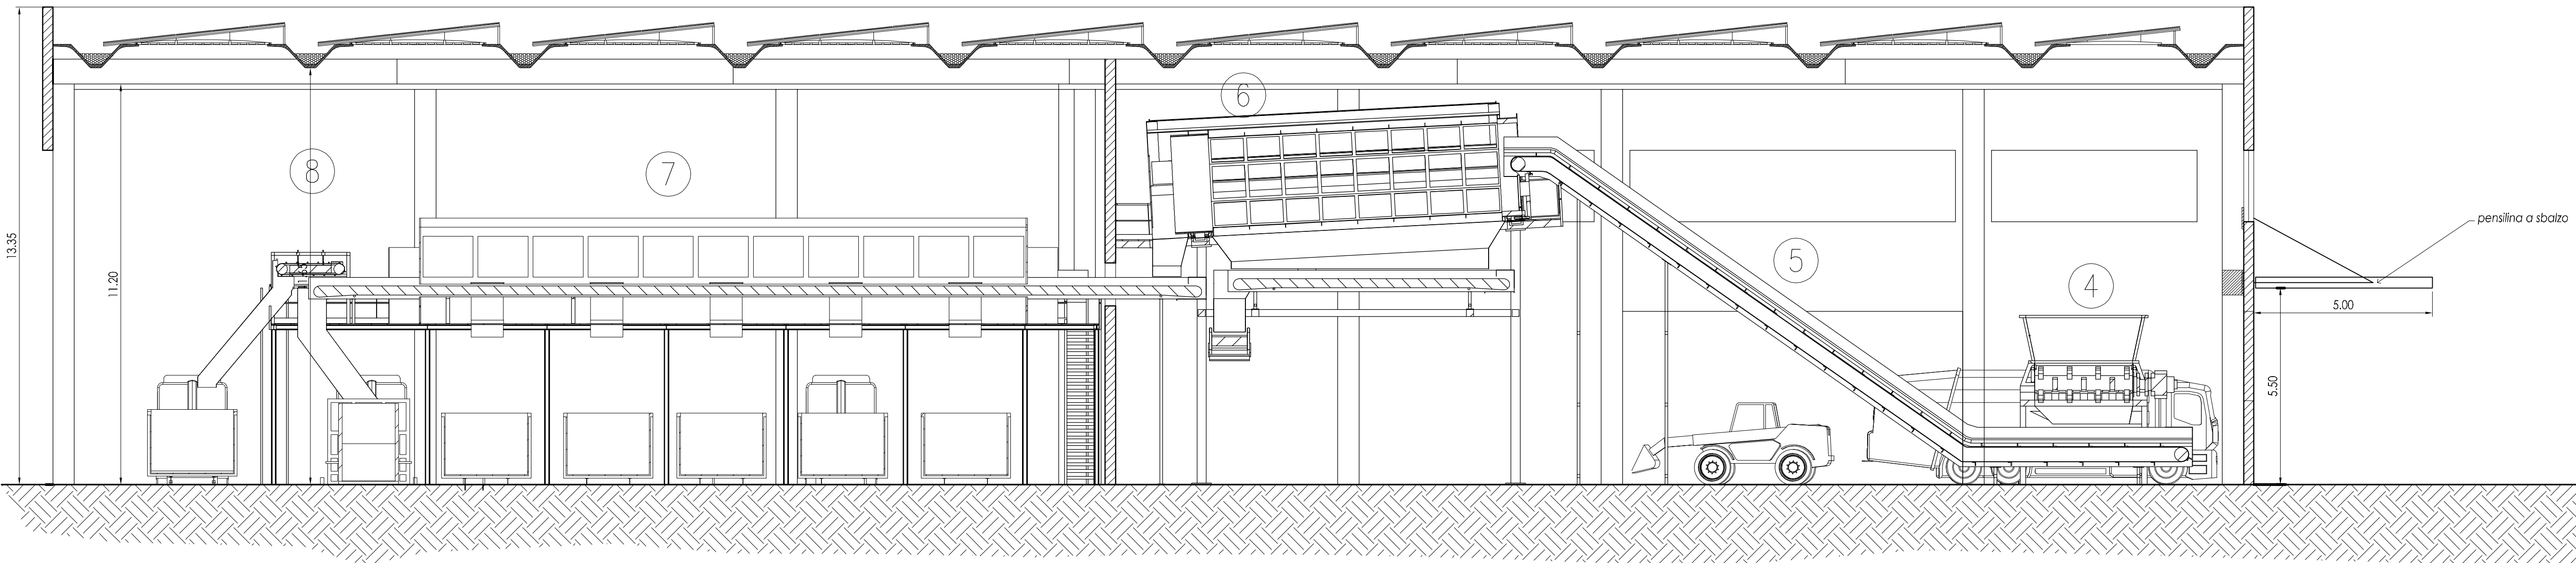


Sez A-A

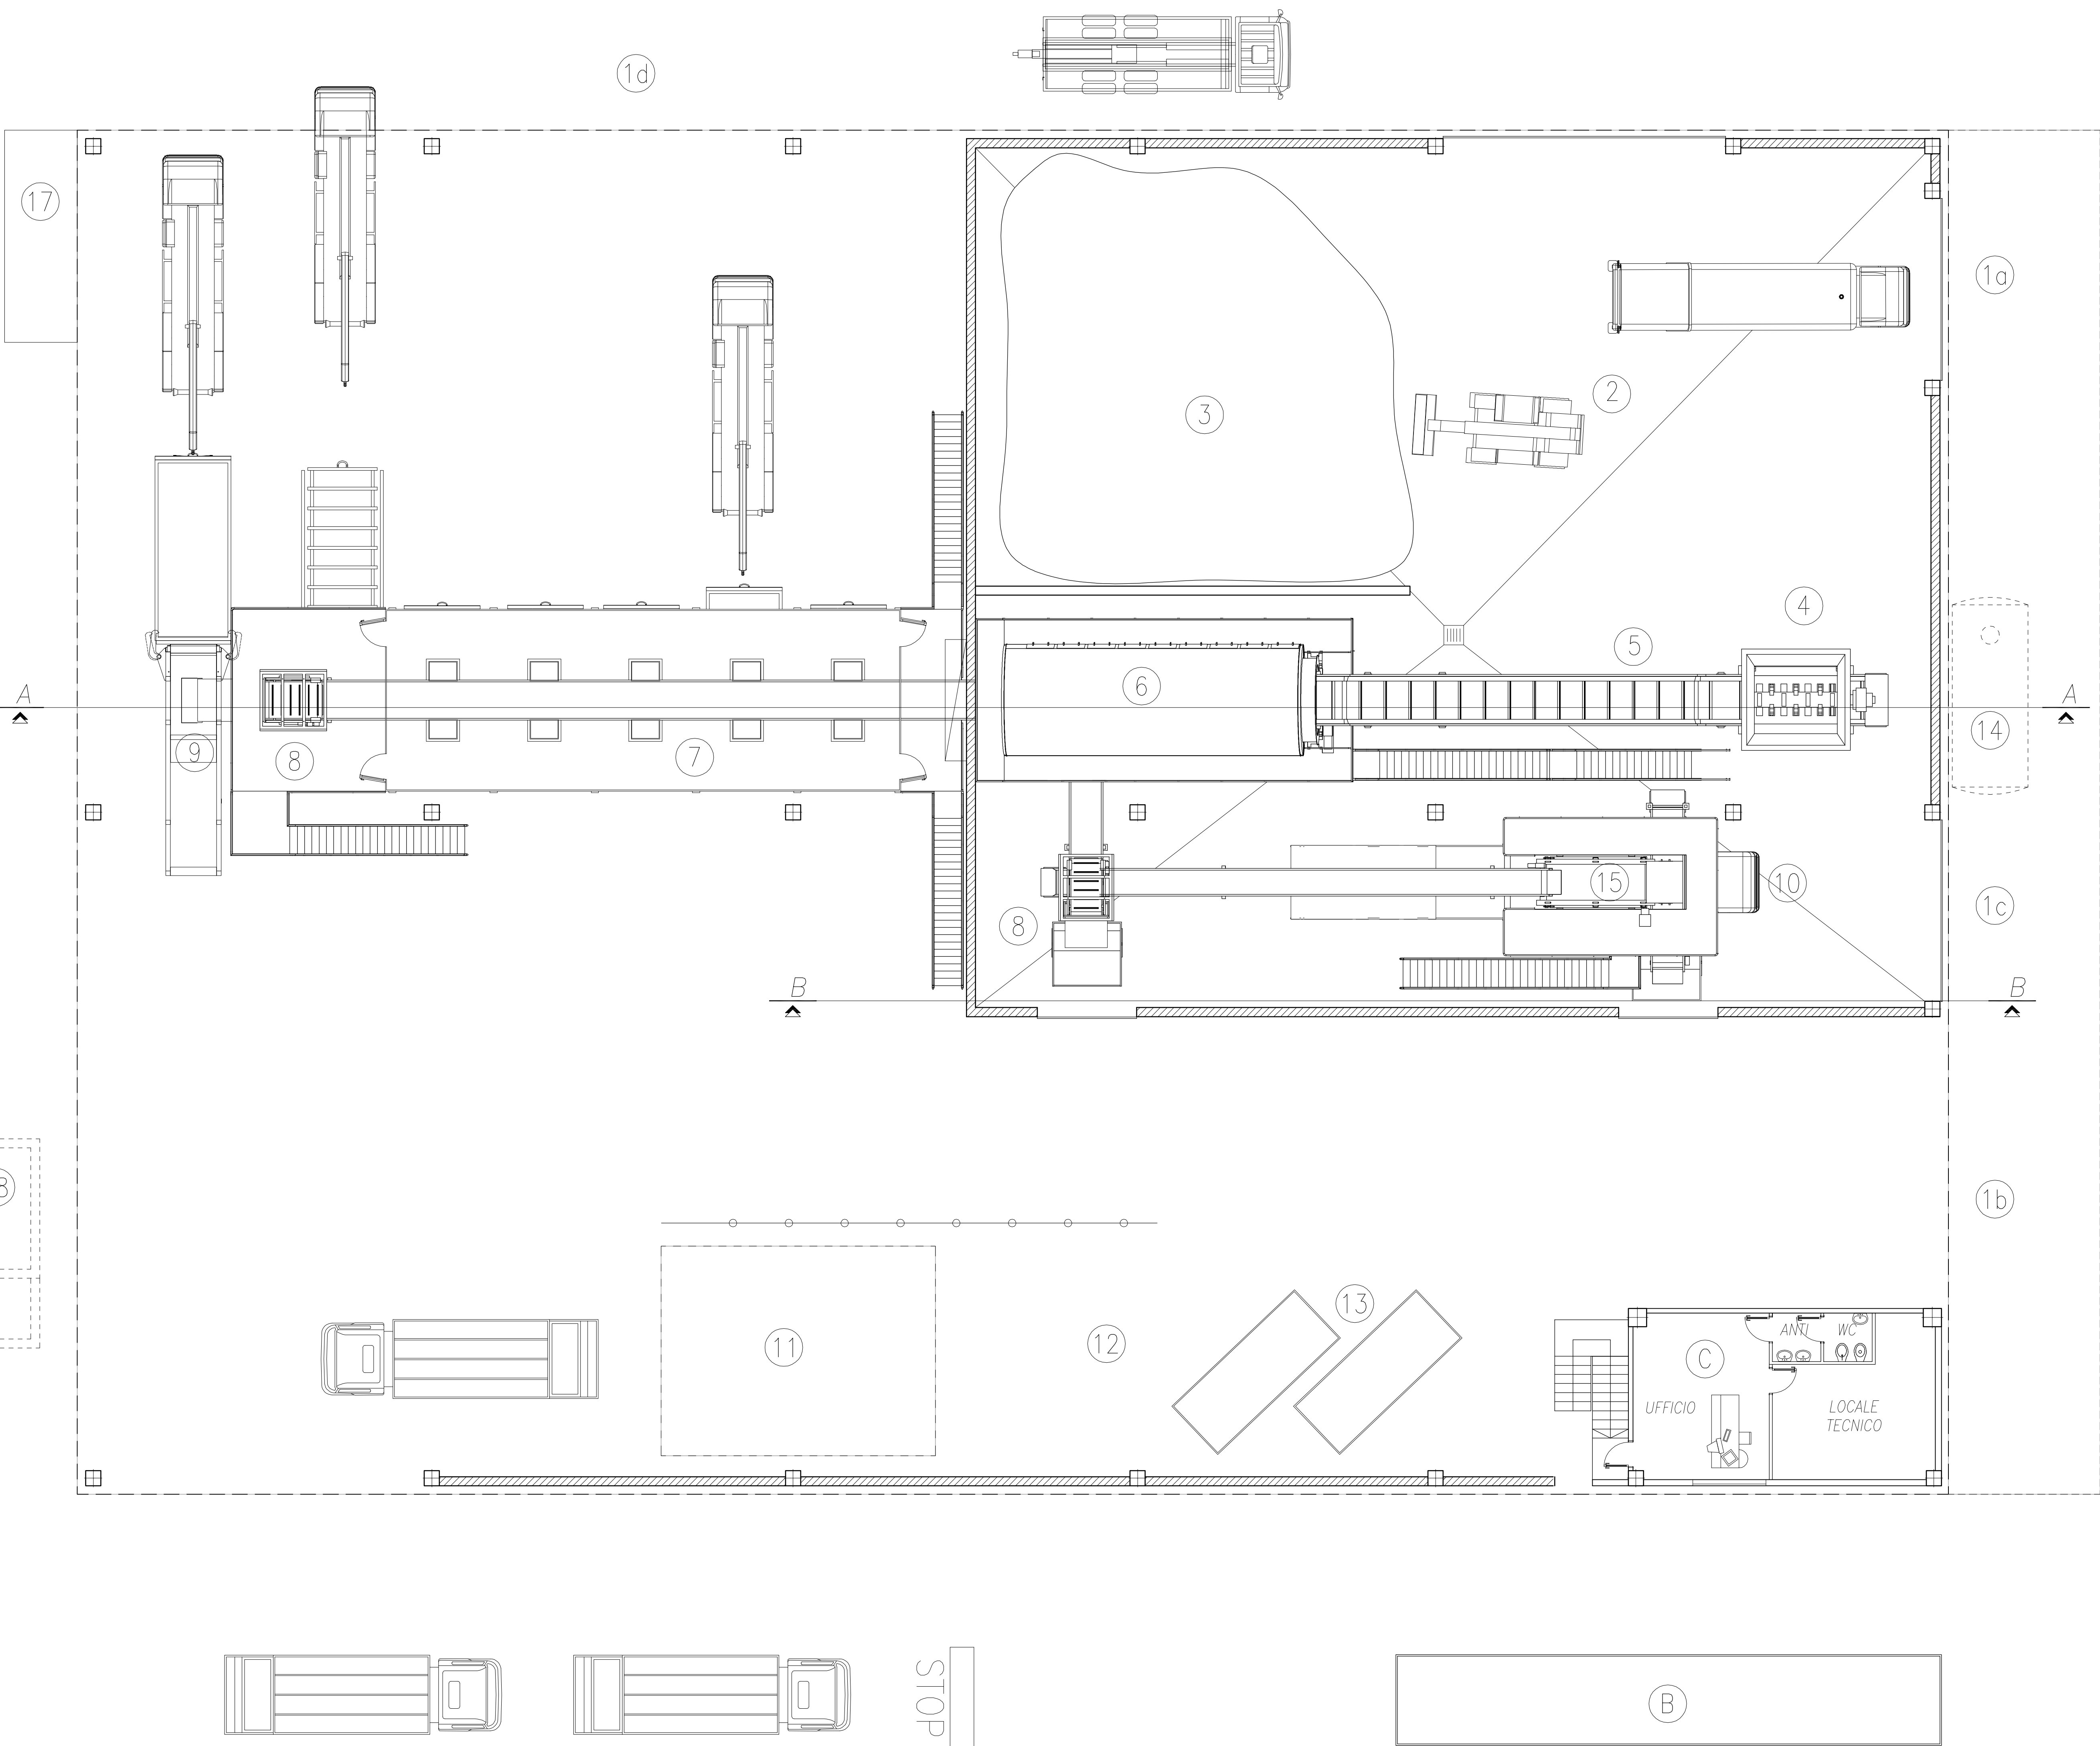


Sez B-B

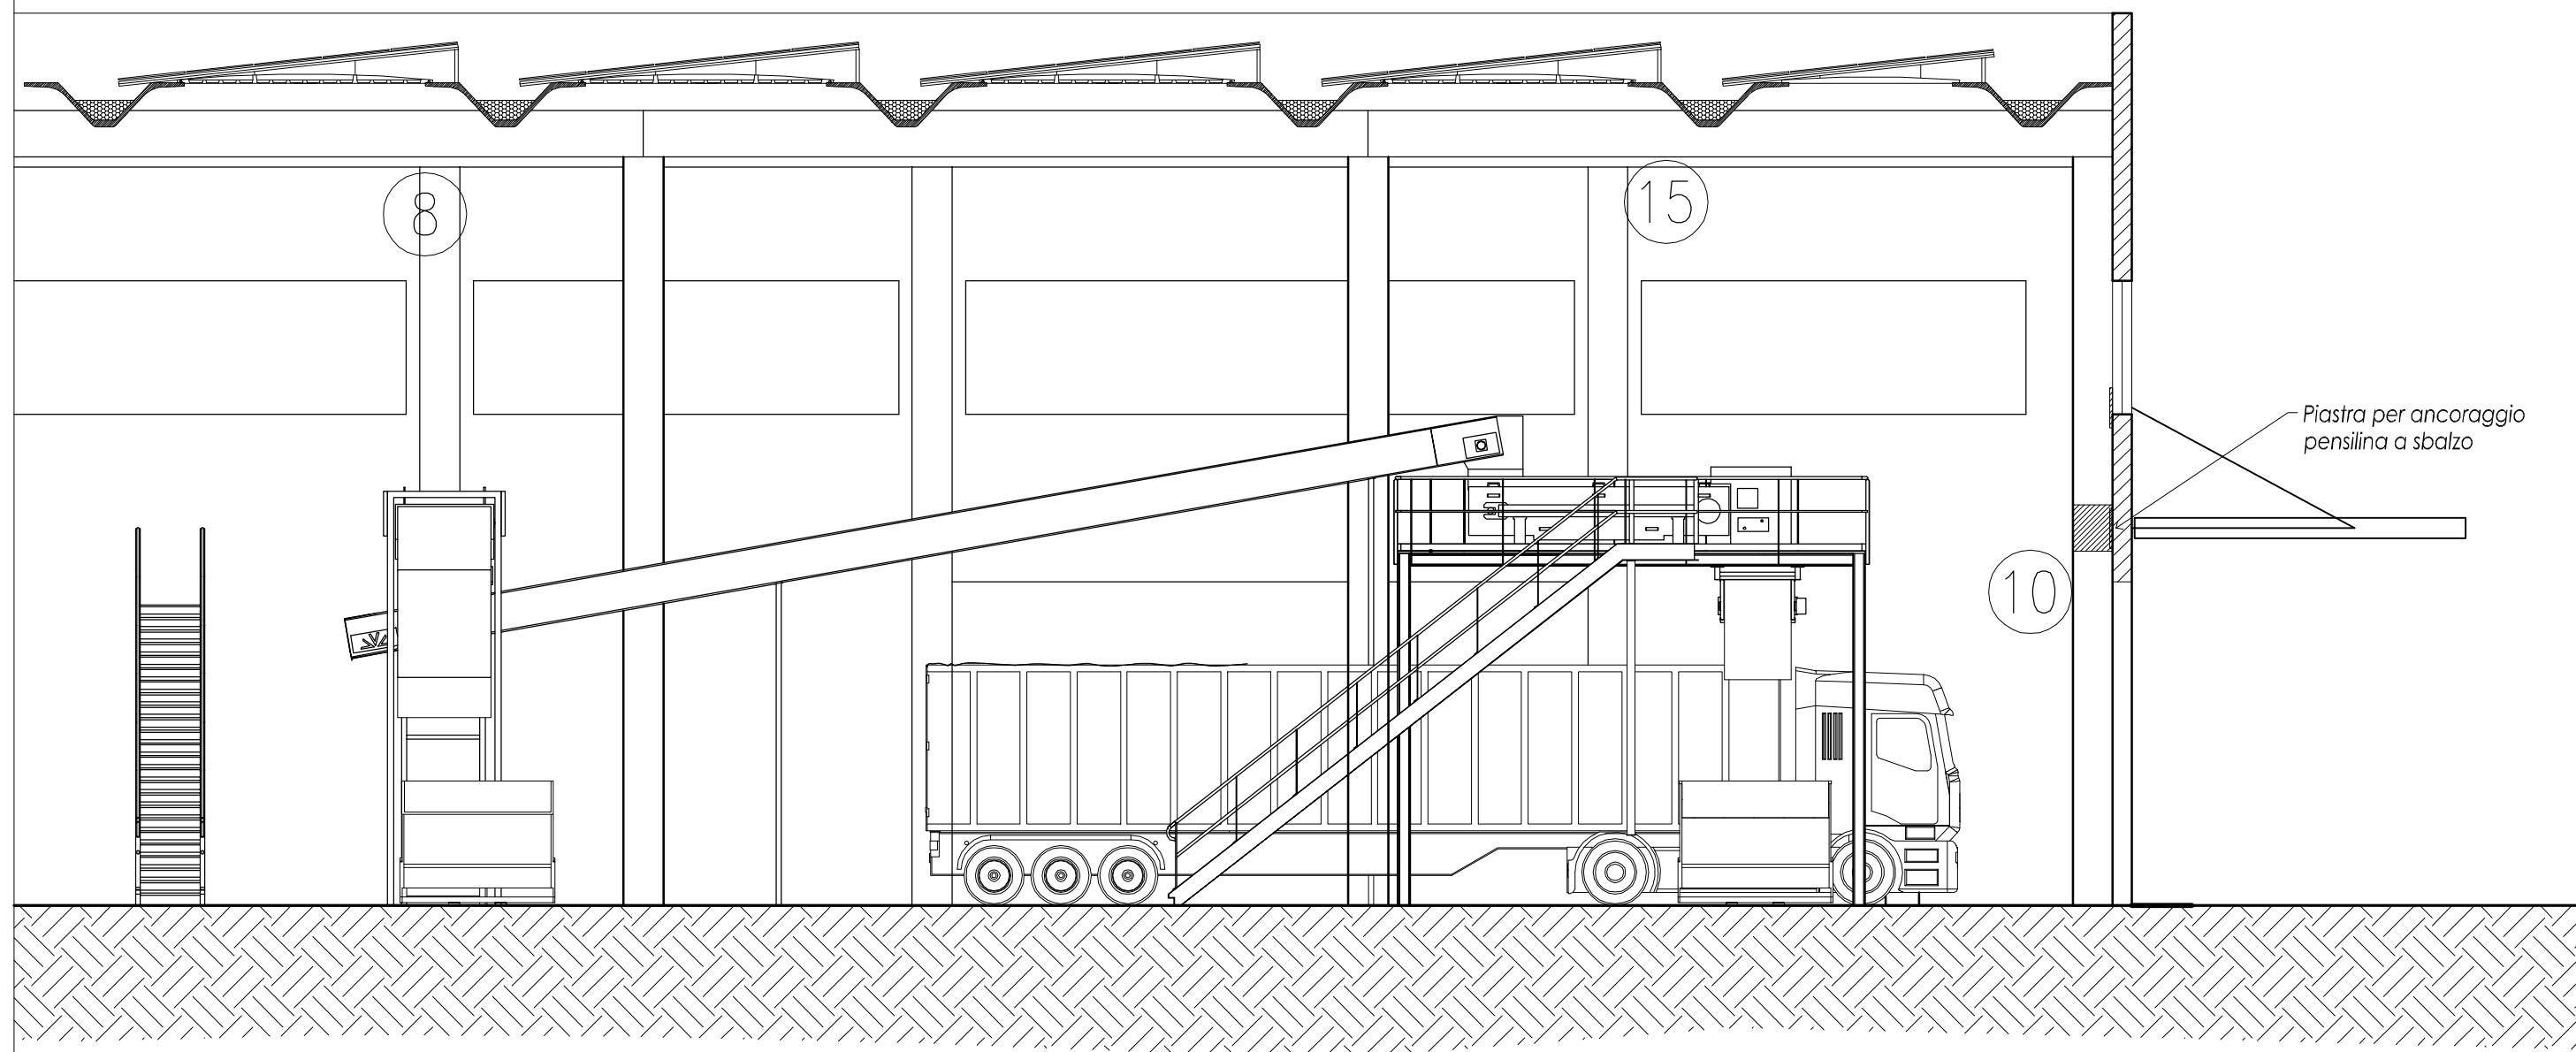


LEGENDA

- RECINZIONE IMPIANTO
- AREA COPERTA CARAVANONE
- PERIMETRO AREA COPERTA CON TETTOIA
- RECINZIONE MOBILE PER CONFINAMENTO RIFIUTI SECCHI/INGOMBRANTI
- INGRESSO IMPIANTO CON CANCELLO AUTOMATICO
- PESA
- UFFICI - SERVIZI IGIENICI - LOG. TECNICO
- SPOGLIATOIO E SERVIZI IGIENICI
- AREA DI MANOVRA ESTERNA
- INGRESSO AREA RICEZIONE RIFIUTI DA RACCOLTA URBANA
- INGRESSO AREA RICEZIONE RIFIUTI INDUSTRIALI SECCHI/INGOMBRANTI
- USCITA SCARTI ORGANICI SOTTOVAGLIO
- USCITA RIFIUTI SELEZIONATI
- AREA RICEZIONE RIFIUTI DA RACCOLTA URBANA
- AREA SCARICO RIFIUTI DA RACCOLTA URBANA
- LACERAGIONE
- NASTRIO ELEVATORE
- VAGLIO
- CABINA DI CERNITA MANUALE CLIMATIZZATA
- DEFERRIZZATORE CON SCARICO IN SCARPABILE
- SCARTI DA CERNITA MANUALE IN CONTAINER COMPATTANTE
- SCARTI ORGANICI SOTTOVAGLIO IN SEMIMACCHIO COMPATTANTE
- AREA RICEZIONE RIFIUTI INDUSTRIALI SECCHI/INGOMBRANTI
- AREA CERNITA MANUALE A TERRA
- DEPOSITO RIFIUTI SECCHI SELEZIONATI A TERRA
- SERBATOIO INTERMITTENTE RACCOLTA RIFIUTI LIQUIDI 15 m<sup>3</sup>
- SEPARATORE METALLI NON MAGNETICI
- SCRUBBER A TRIPLO STADIO
- CABINA ENEL
- VASCA ANTICINCIDIO E GRUPPO DI POMPAIOGGIO

LOCALI UFFICI E SERVIZI rapp. 1:100

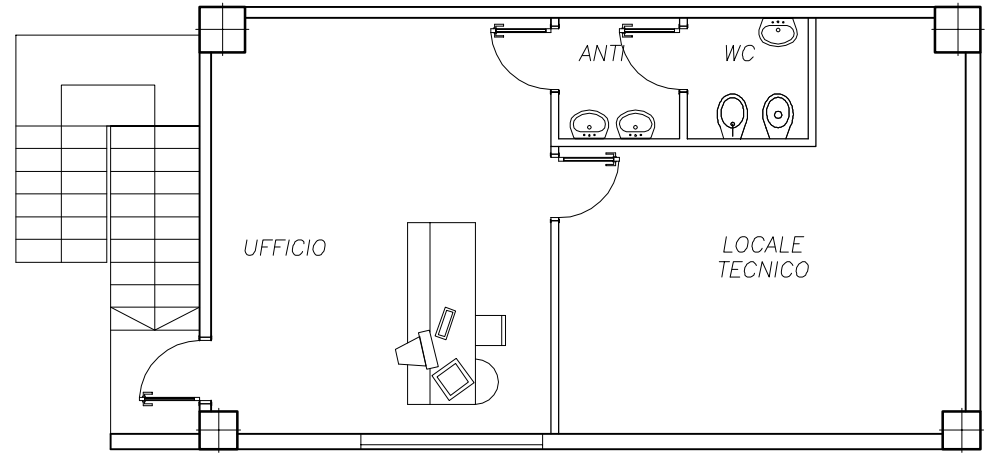

Pianta piano terra

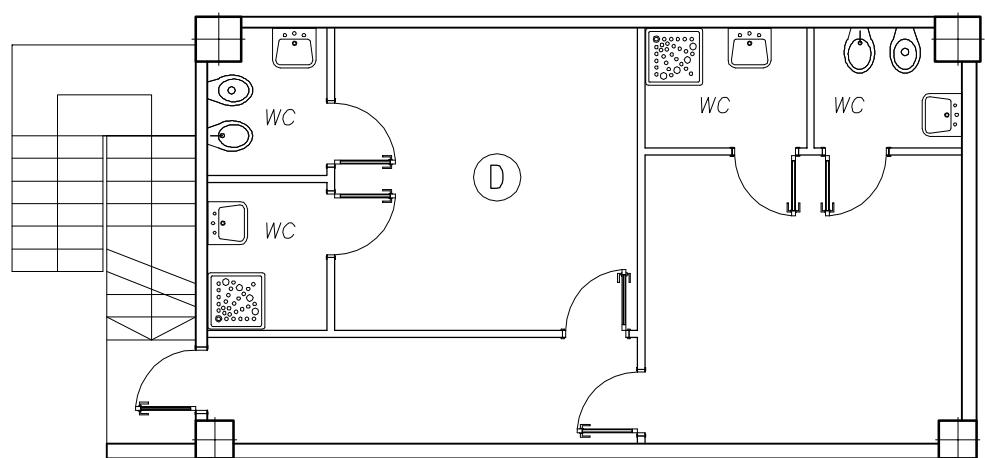

Pianta piano primo



Committente  
**MARCHE MULTISERVIZI S.p.A.**  
Via dei Canonici n. 144 - 61122 Pesaro (PU)

Progetto  
**REALIZZAZIONE IMPIANTO DI SELEZIONE E RECUPERO  
RIFIUTI SOLIDI URBANI E RIFIUTI SPECIALI NON PERICOLOSI**

Oggetto  
**PROGETTO DEFINITIVO  
Impianto di progetto:  
planimetria e sezioni**

Elaborato N°  
**5**

COD. DOCUMENTO  
**110500M202**

REV. 0  
FOGLIO 1 DI 1  
SCALA 1:100

COORDINATORE  
Per. Ind. Augusto Albini

GRUPPO DI LAVORO  
Ing. Moreno Parilli  
Dott. Chim. Enrico Minelli  
Ing. Maria Angeloni  
Arch. Sonia Alunno  
Giorgia Mariotti